

AREA A NORD DELLA TANGENZIALE

SOCIETÀ S.l.r.l.  
Primo Strada n. 2 Orbassano (TO)  
IL PRESIDENTE

studio Simitti


10137 TORINO - Via Fratelli Cervelli n.55 IMPIANTI TERMICI TRADIZIONALI E ALTERNATIVI  
Tel. / Fax (011) 355600 IMPIANTI ANTINCENDIO - INQUINAMENTO AMBIENTALE  
mail: studio@simitti.it RICERCA ENERGETICA - SICUREZZA E IGIENE DEL LAVORO

**ADEGUAMENTO ALLA NORMATIVA DI PREVENZIONE INCENDI SECONDO IL D.M. 18/07/2014**  
oggetto: PLANIMETRIA INTERPORTO S.I.T.O. NORD

data: MAGGIO 2015  
scala: 1:250  
 Foglio II  
carta del

**IMPIANTO ANTINCENDIO INTERPORTO S.I.T.O**  
**LEGENDA**

- CONFINI AREA INTERPORTO
- RETE ANTINCENDIO
- RETE IDROCOSSANTANARA
- SARACINESCA
- ◀▶ IDRANTI SOPRA SUOLO: idrante a colonna -  
n.2 UNI 70 + n.1 UNI 100  
- Numerati della rete pubblica  
- Non numerati della rete privata
- IDRANTI SOTTO SUOLO

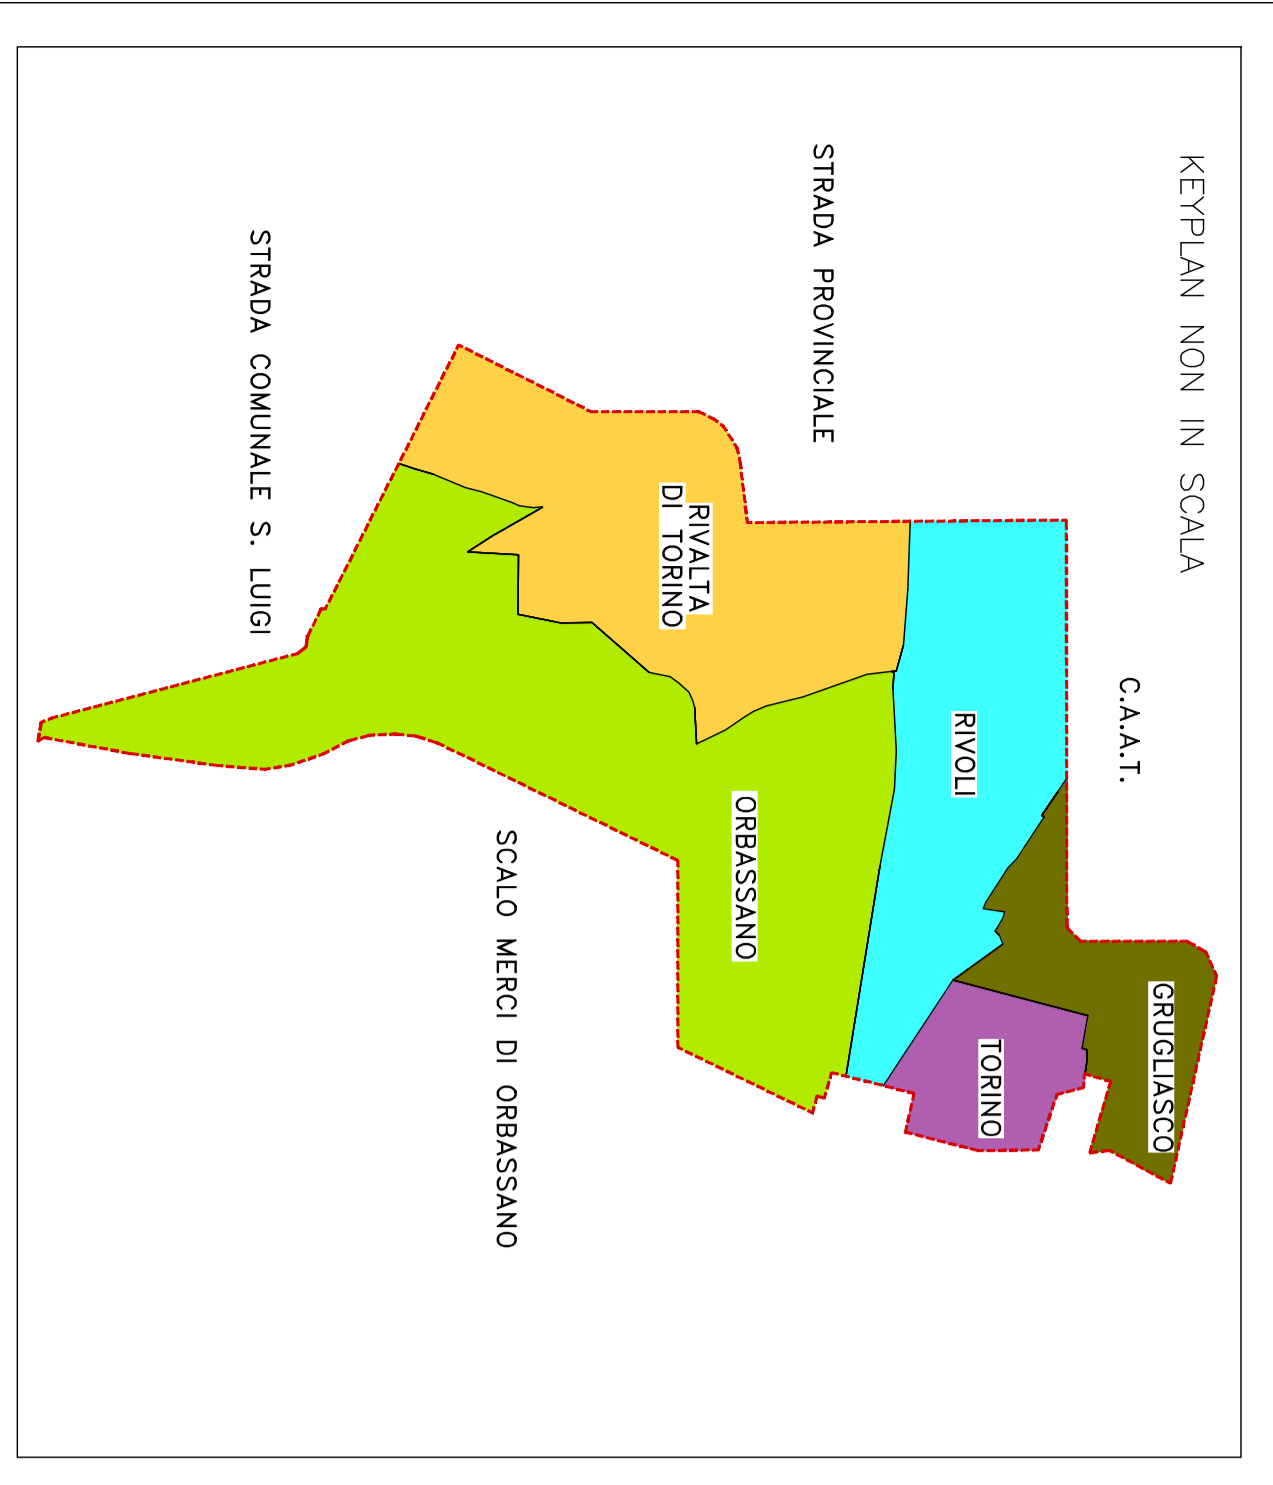

ZONA DI SOSTA AUTOVEICOLI

TANGENZIALE SUD  
TANGENZIALE SUD  
TANGENZIALE SUD

TANGENZIALE SUD  
TANGENZIALE SUD  
TANGENZIALE SUD

AREA A SUD DELLA TANGENZIALE

Società S.r.l.to  
Pieno Spazio n. 2 Orbassano (TO)  
IL PRESIDENTE

studio Siitti

10137 TORINO - Via Fratelli Graciani n.38 IMPIANTI TERMICI TRADIZIONALI E ALTERNATIVI  
Tel. / Fax (011) 355600 IMPIANTI ANTINCENDIO - INQUADRAMENTO AMBIENTALE  
mail: studio@siitti.it RICERCA ENERGETICA - SICUREZZA E IGIENE DEL LAVORO

ADDEGUAMENTO ALLA NORMATIVA DI PREVENZIONE INCENDI SECONDO IL D.M. 18/07/2014

for. n. 4	data: DICEMBRE 2013
oggetto: PLANIMETRIA INTERPORTO S.I.T.O. SUD	scala: 1:350
	scala: II
	scad. del:

IMPIANTO ANTINCENDIO INTERPORTO S.I.T.O

LEGENDA

- CONFINE AREA INTERPORTO
- RETE ANTINCENDIO
- RETE IDRICO-SANITARIA
- SARACINESCA
- DIRANTI SOPRA SUOLO: idranti a colonna - n.2 UNI 70 + n.1 UNI 100 - Numerali della rete pubblica - Non numerati della rete privata
- DIRANTI SOTTO SUOLO

